



PROGETTO DEFINITIVO-ESECUTIVO

"RIPRISTINO E RIFUNZIONALIZZAZIONE DELLA SCUOLA DELL'INFANZIA IN SEGUITO A EVENTO ALLUVIONALE NOVEMBRE 2016"



codice 111E

committente:

Comune di Ceva
P.zza Vittorio Emanuele, 17
12073 CEVA

Sig. Sindaco: Rag. VIZIO Alfredo

tecnico incaricato:

Ing. Rozio Federico
Via Marengo, 95
12073 Ceva

C.F. RZO FRC 74109 D205G
P.IVA 03003810045


Cell. 333 1488804

data:
15 Febbraio 2017


oggetto
Tubazioni idrico sanitarie e riscaldamento

scala allegato
1:50 5,3
1:200


PIANTA PIANO TERRA - SCALA 1:200
DISTRIBUZIONE DEI TERMINALI DI RISCALDAMENTO E CONNESSIONI

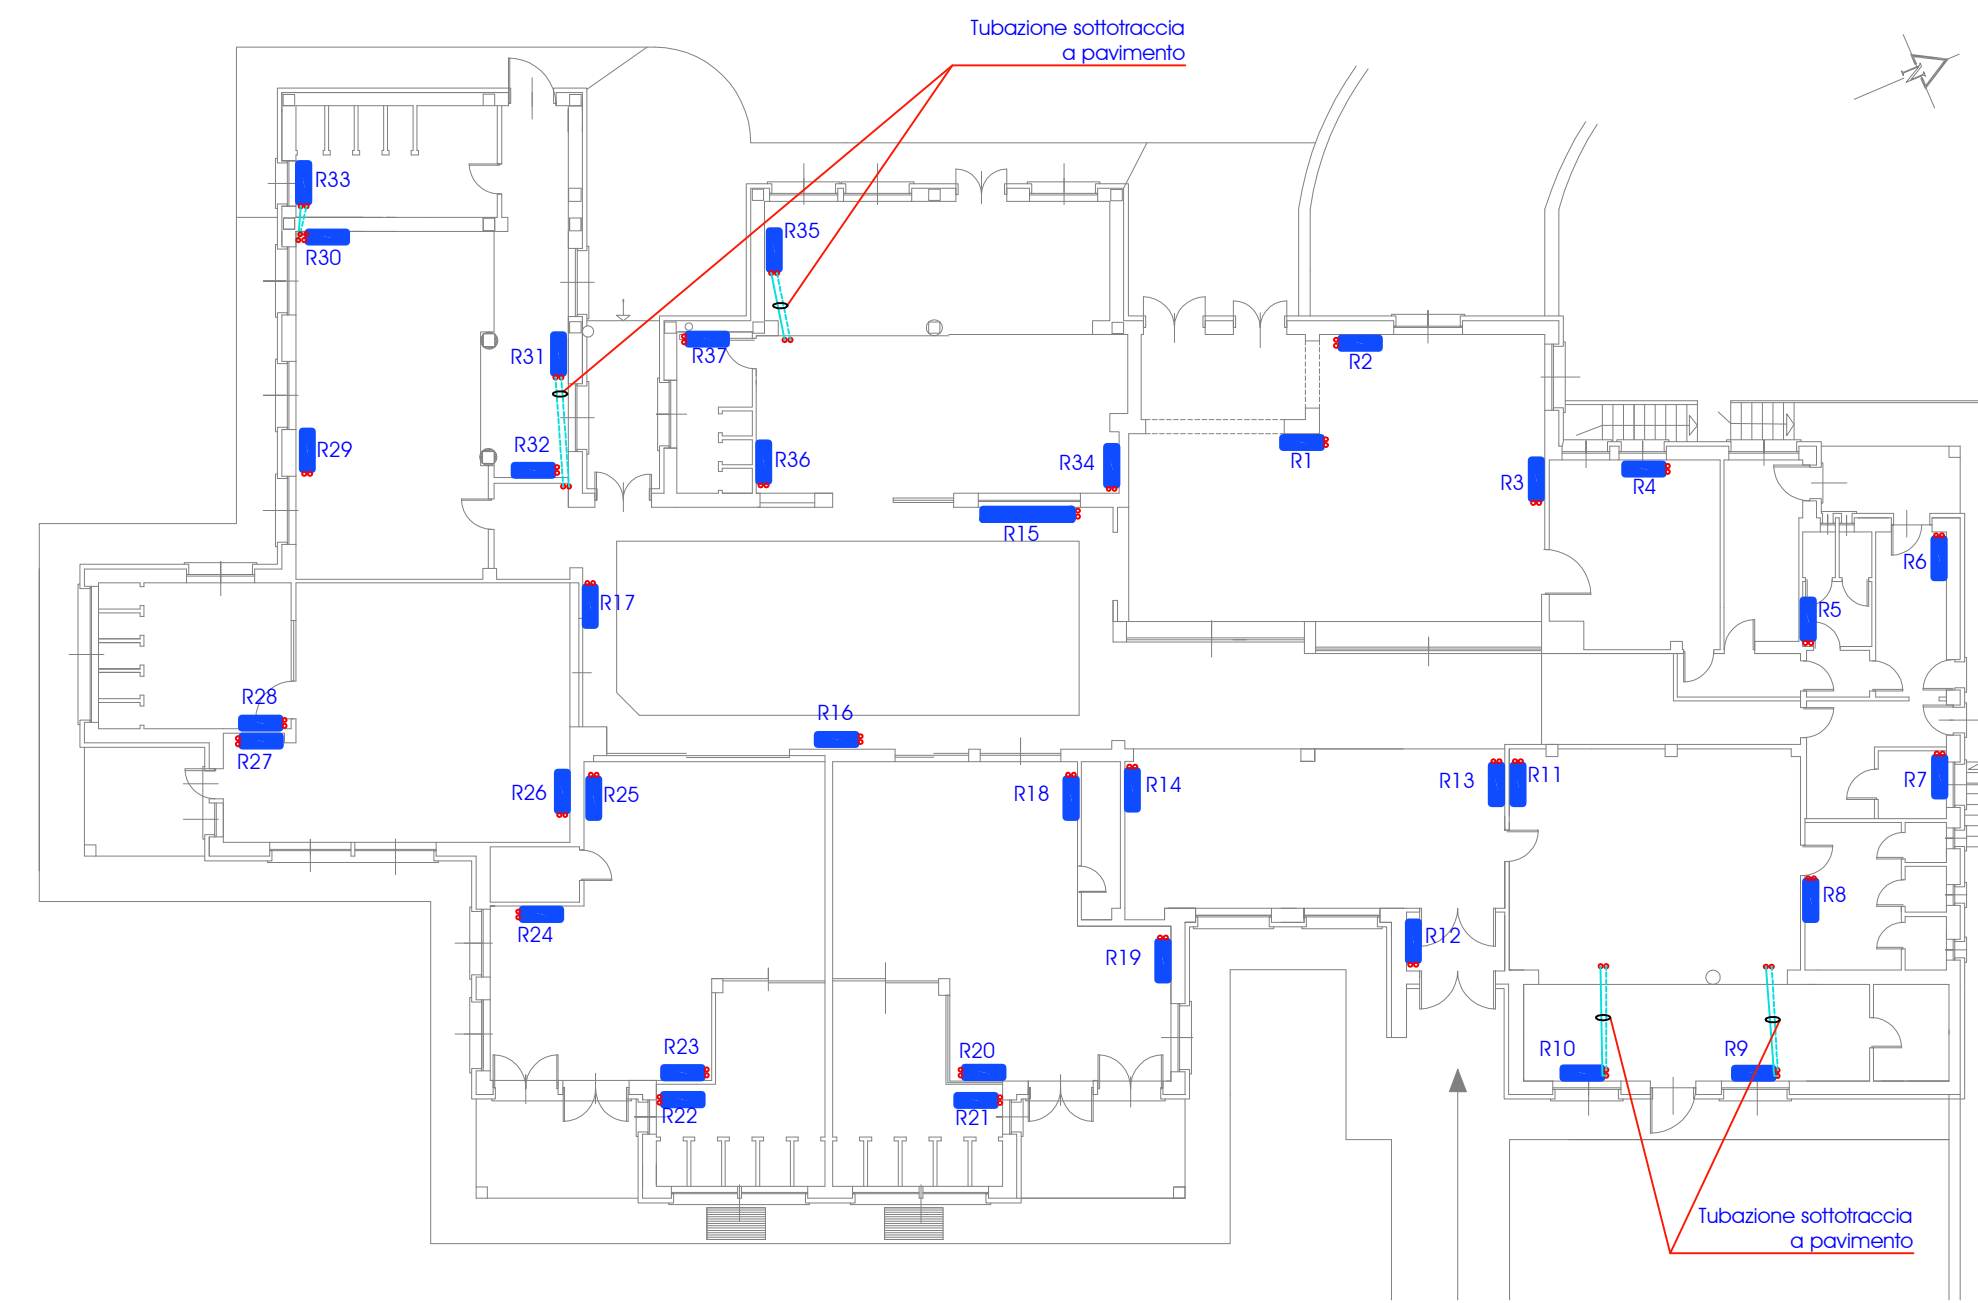


PIANTA PIANO INTERRATO - SCALA 1:200
DISTRIBUZIONE DELLE TUBAZIONI DELL'IMPIANTO DI RISCALDAMENTO e COLLETTORI DI DISTRIBUZIONE SINGOLE ZONE

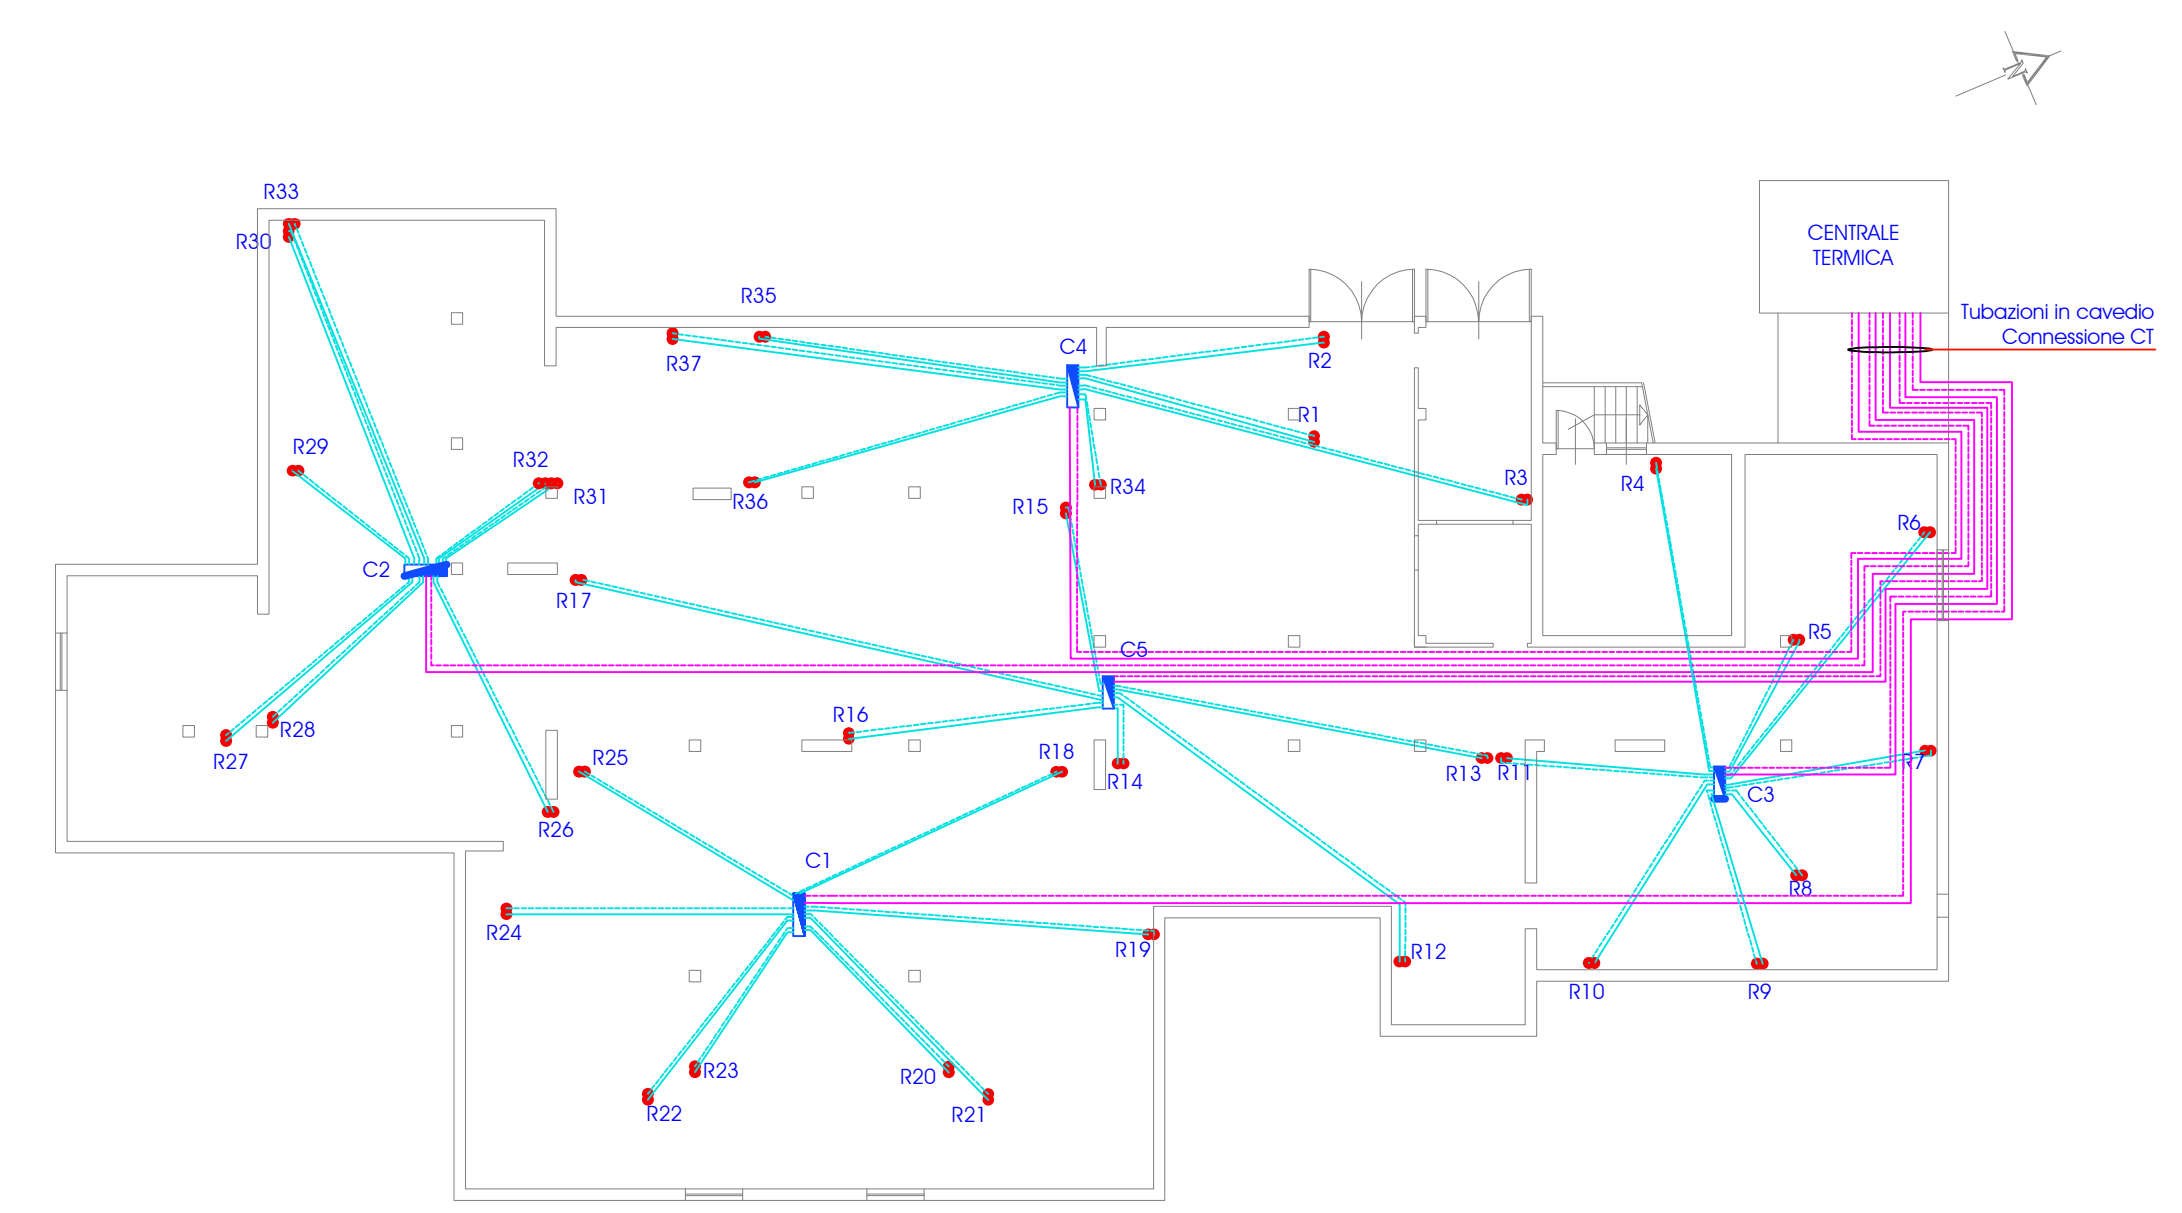

PIANTA PIANO TERRA - SCALA 1:200
DISTRIBUZIONE DELLE TUBAZIONI DI ACQUA CALDA SANITARIA E ACQUA FREDDA

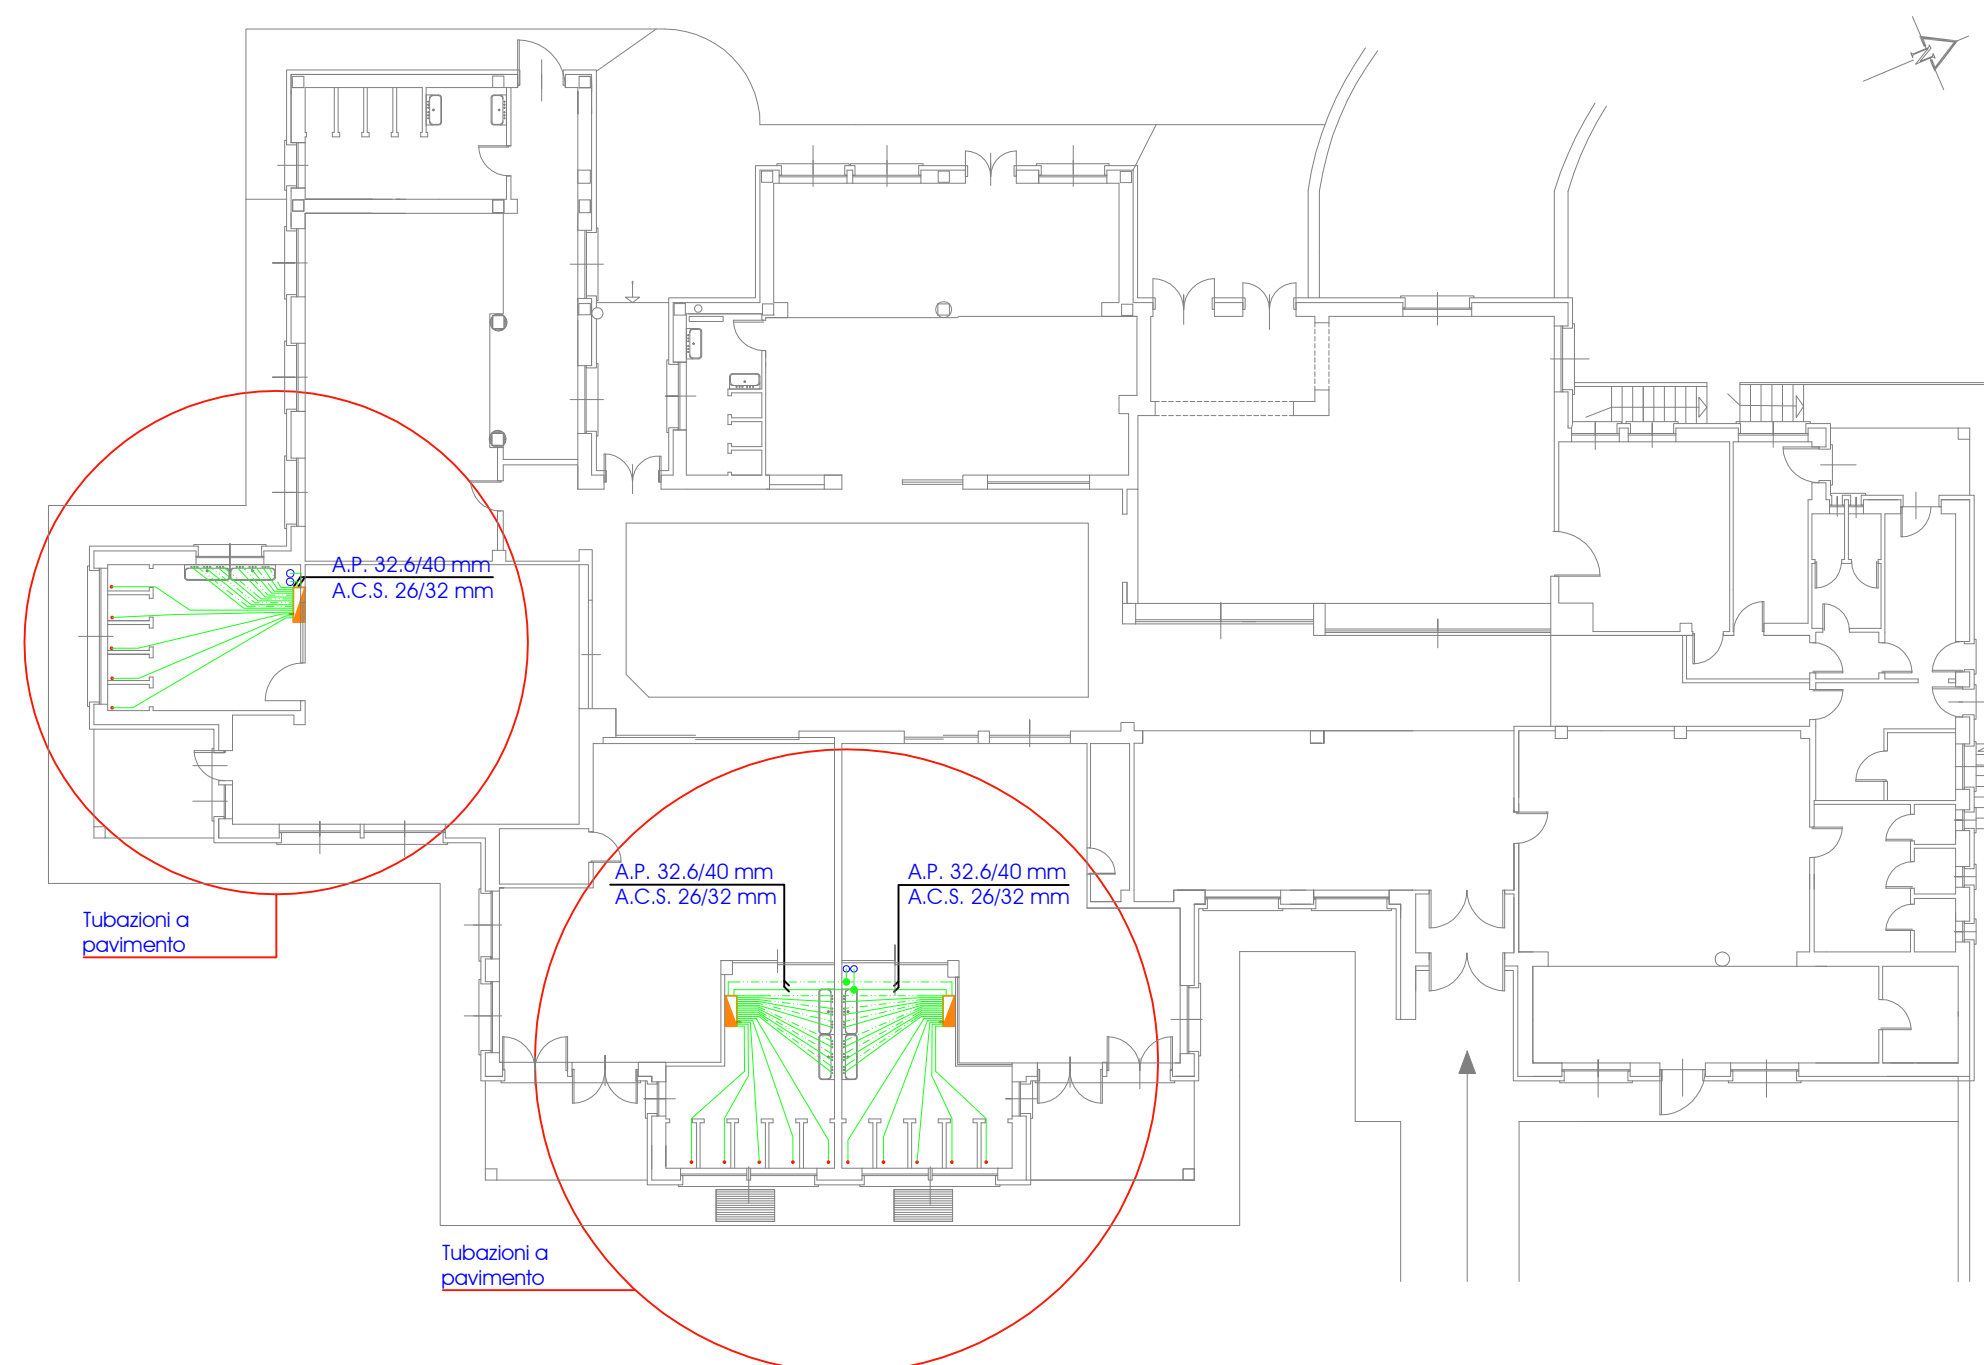

PIANTA PIANO INTERRATO - SCALA 1:200
DISTRIBUZIONE DELLE TUBAZIONI A SOFFITTO PER DISTRIBUZIONE ACQUA FREDDA, ACS E RICIRCOLO

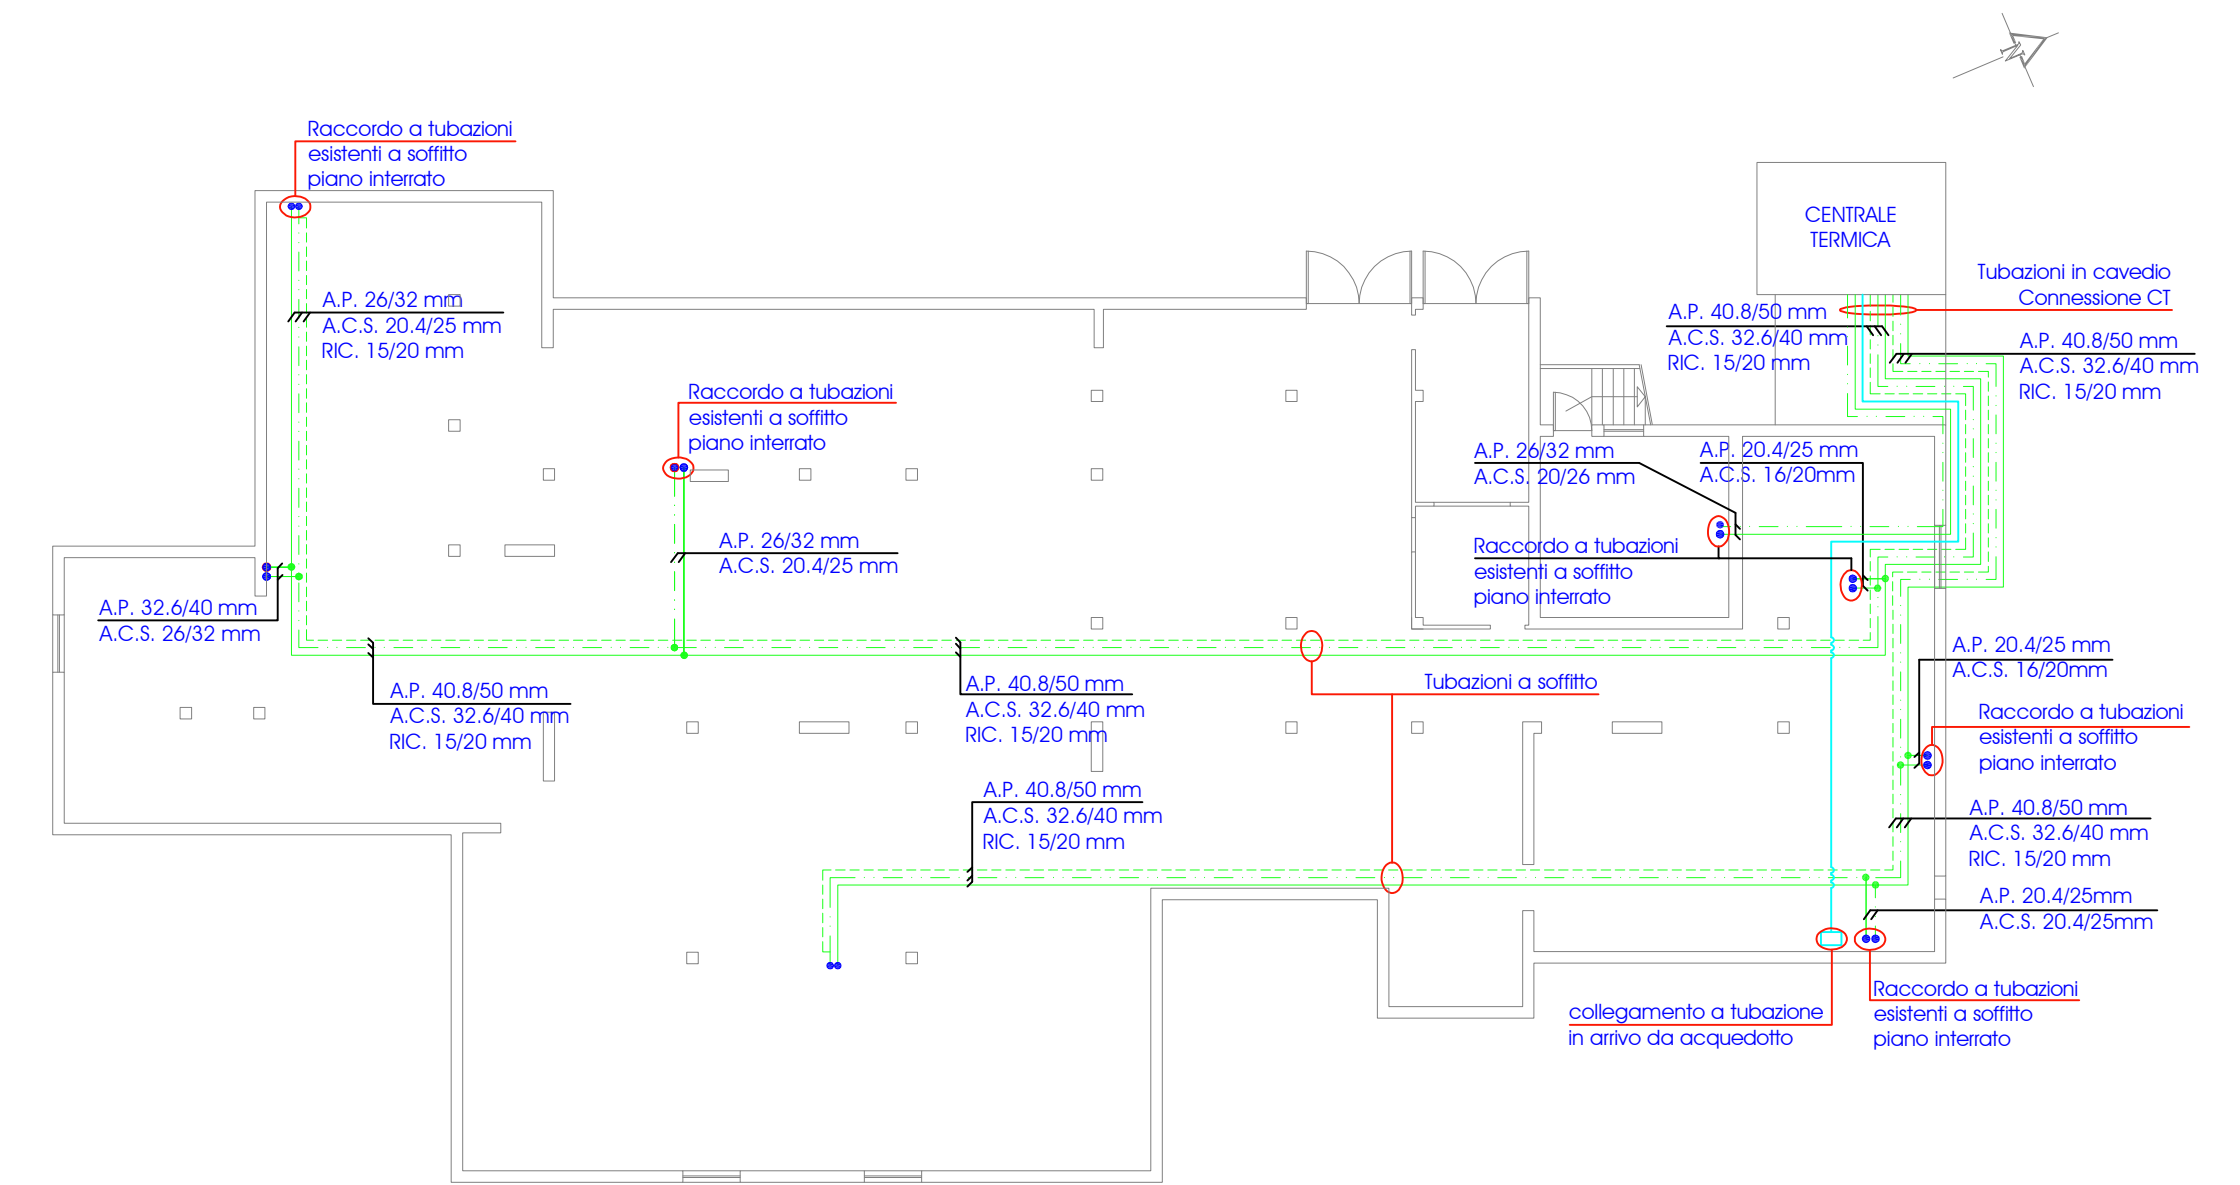

LEGENDA

	Collettori di distribuzione a servizio dei terminali di riscaldamento, completi di valvole di sfriato, installati a soffitto		Collettori di distribuzione acqua calda sanitaria e acqua potabile, completi di valvole di sfriato, installati a parete
	Arrivo tubazioni in tubo metalplastico di mandata e ritorno acqua calda da piano inferiore e raccordo a radiatori esistenti, previa installazione di valvola termostatica		Tubazioni acqua potabile in polietilene nero AD PN16 (Ø interno/Ø esterno indicati in pianta), complete di rivestimento antistillicidio
	Salita tubazioni in tubo metalplastico di mandata e ritorno acqua calda a piano superiore		Tubazioni acqua calda sanitaria in polietilene nero AD PN16 (Ø interno/Ø esterno indicati in pianta), complete di rivestimento isolante
	Tubazioni di mandata e ritorno acqua calda in tubo metalplastico, Ø interno 15 mm - Ø esterno 20 mm, installate a soffitto		Tubazioni ricircolo in tubo metalplastico, (Ø interno/Ø esterno indicati in pianta)
	Tubazioni di mandata e ritorno acqua calda in tubo metalplastico, Ø interno 20 mm - Ø esterno 26 mm, installate a soffitto		Arrivo tubazioni acqua calda sanitaria e acqua potabile da piano inferiore e raccordo a collettori
	Radiatori esistenti		Salita tubazioni acqua calda sanitaria e acqua potabile a piano superiore

PIANTA CENTRALE TERMICA - SCALA 1:50
POSIZIONE INDICATIVA APPARECCHIATURE

